


KANALIZACJA SANITARNA
RZUT DACHU
SKALA 1:100

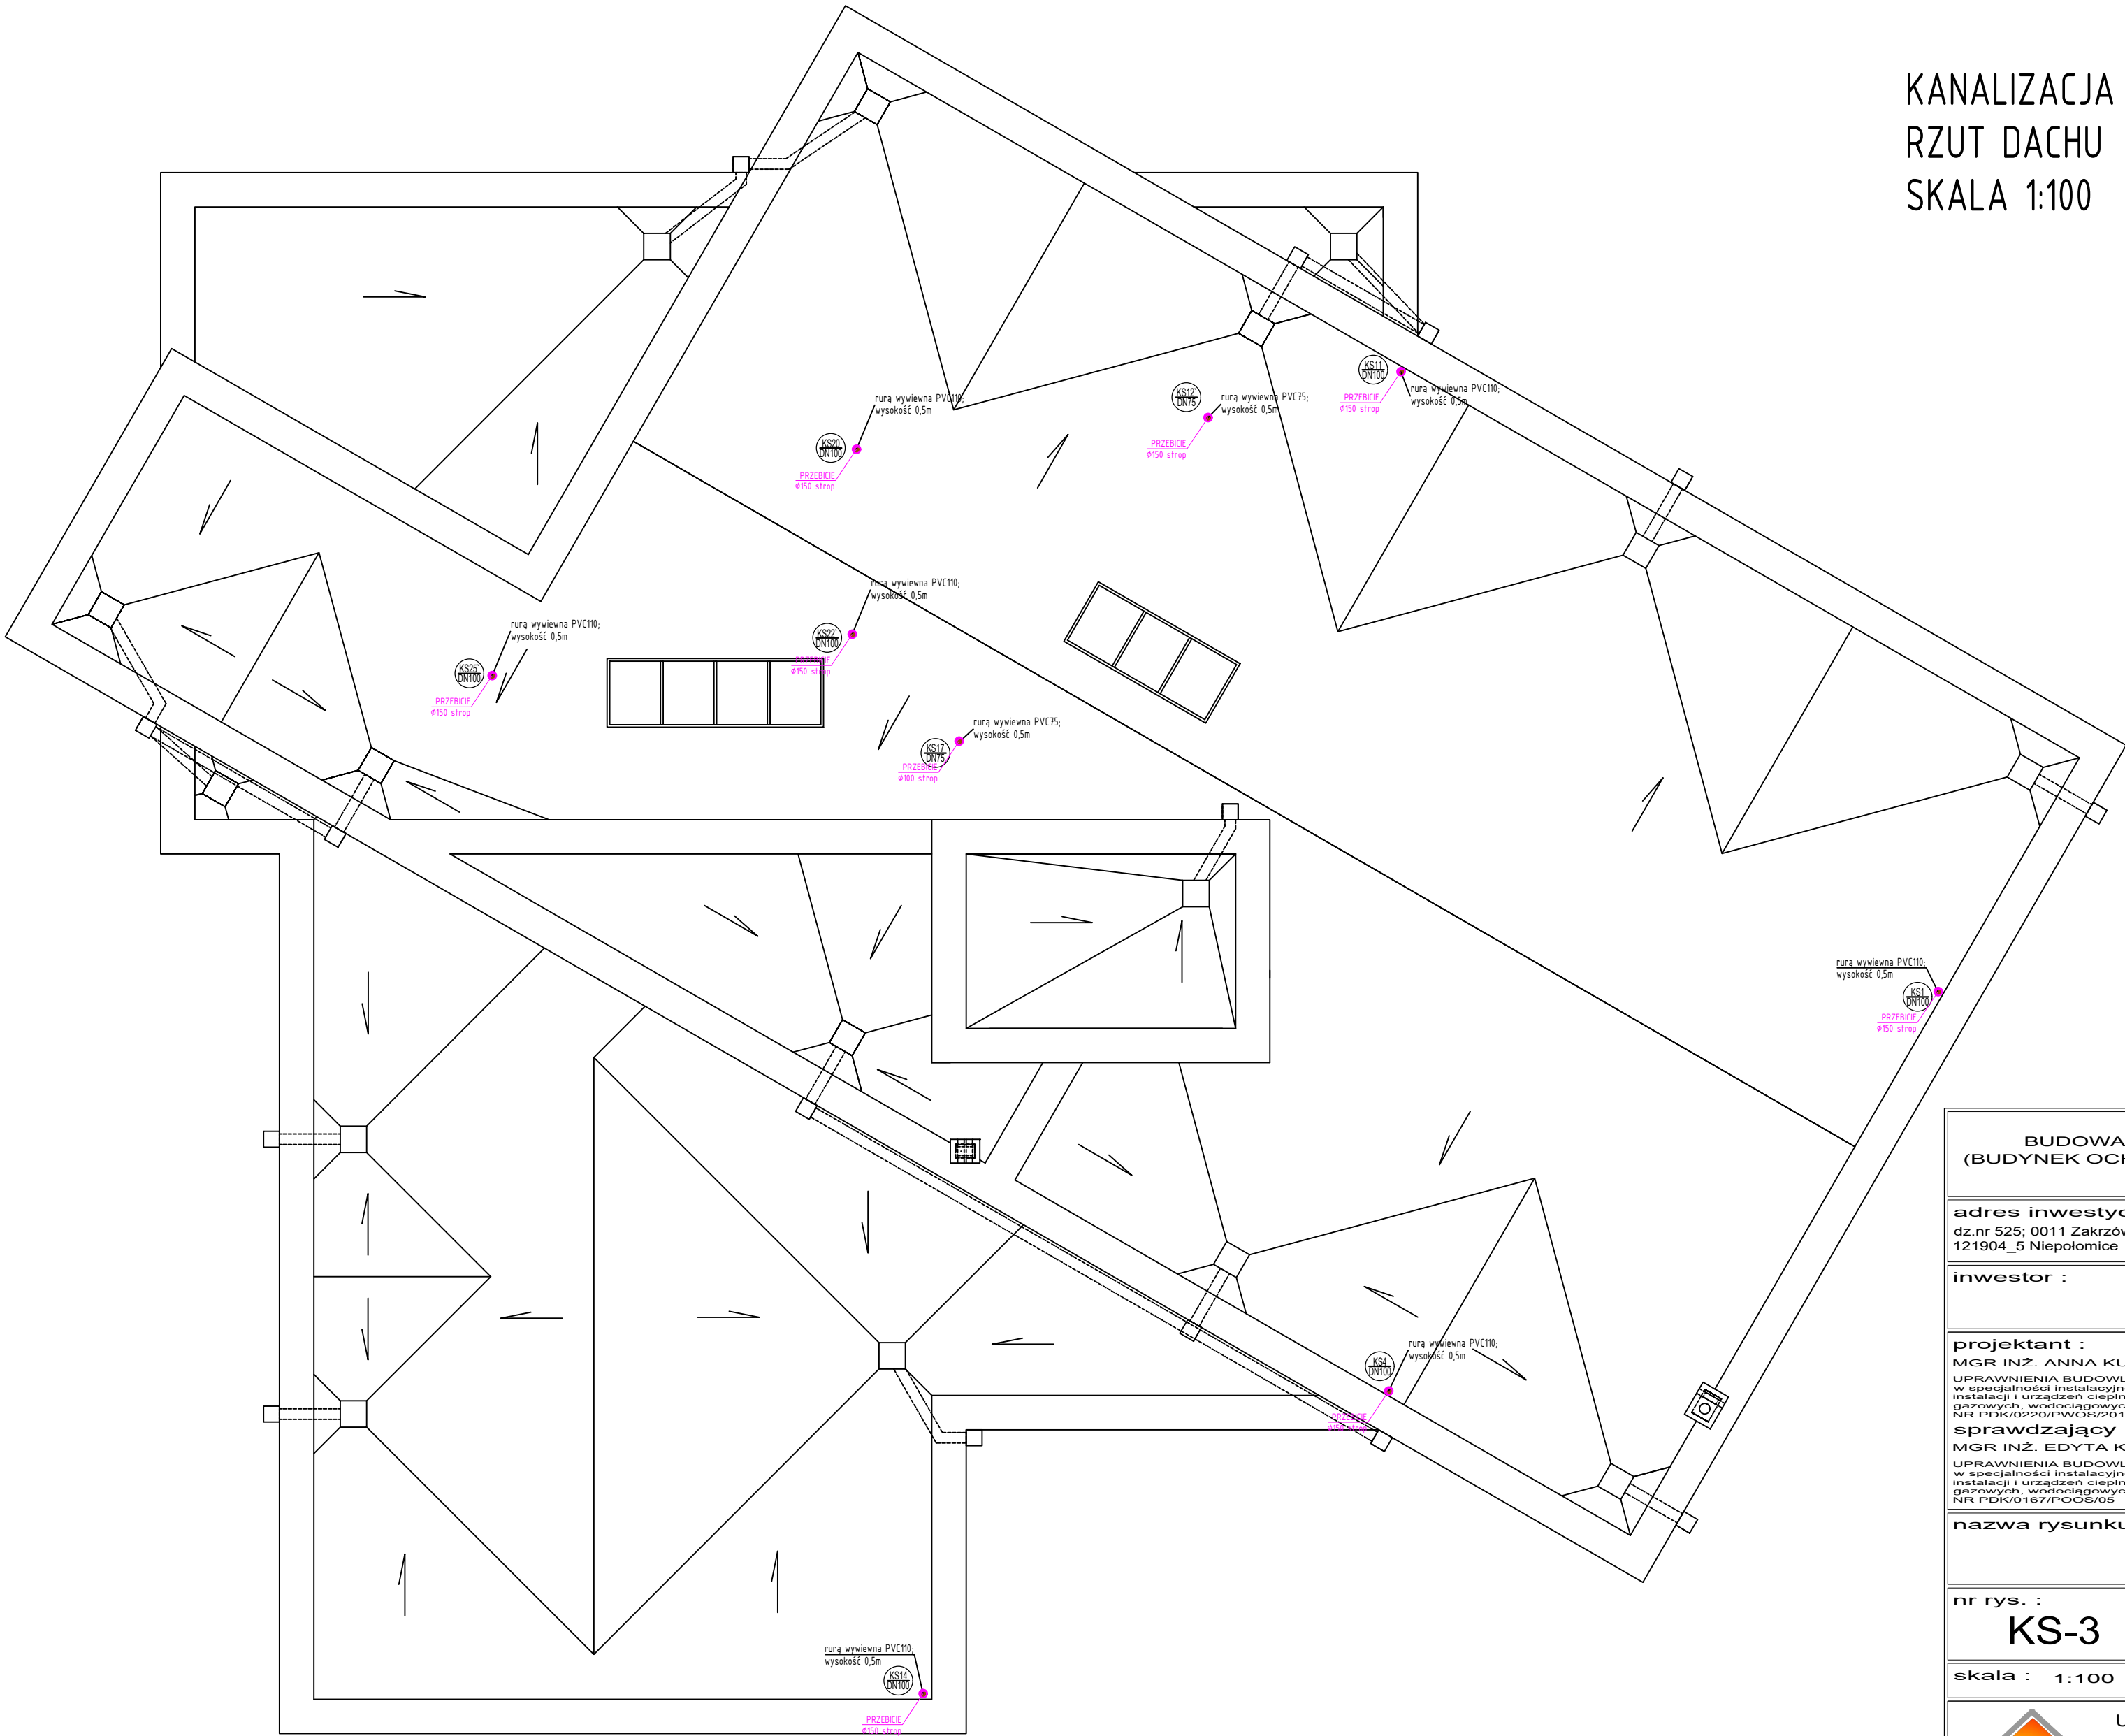

BUDOWA BUDYNKU USŁUGOWEGO (BUDYNEK OCHOTNICZEJ STRAŻY POŻARNEJ)		
adres inwestycji : dz.nr 525; 0011 Zakrzów; 121904_5 Niepołomice		
inwestor :		Gmina Niepołomice Plac Zwycięstwa 13 32-005 Niepołomice
projektant : MGR INŻ. ANNA KUPIEC UPRAWNIENIA BUDOWLANE w specjalności instalacyjnej w zakresie sieci, instalacji i urządzeń cieplnych, wentylacyjnych, gazowych, wodociągowych i kanalizacyjnych NR PDK/022/0/PWO/S/2016		podpis :
sprawdzający : MGR INŻ. EDYTA KORKOSZ - FUS UPRAWNIENIA BUDOWLANE w specjalności instalacyjnej w zakresie sieci, instalacji i urządzeń cieplnych, wentylacyjnych, gazowych, wodociągowych i kanalizacyjnych NR PDK/0167/POOS/05		podpis :
nazwa rysunku : RZUT DACHU (kanalizacja sanitarna)		
nr rys. : KS-3	branża : sanitarna	
	stadium : projekt techniczny	
skala : 1:100	rewizja :	data: 01.2022
 <div>USŁUGI PROJEKTOWO - INŻYNIERSKIE ANNA KUPIEC 37-450 Stalowa Wola; ul. Niezłomnych 2c/11 NIP: 678-283-32-42 Tel: 694-836-023 e-mail: annakupiec@gmail.com</div>		