


MAPA DO CELÓW PROJEKTOWYCH		
Oznaczenie kancelaryjne zgłoszenia pracy geodezyjnej	DGK.6640.1140.2024	
Nazwa miejscowości	Rawicz	
Jednostka ewidencyjna	identyfikator	302205_4
	nazwa	Miasto Rawicz
Obręb ewidencyjny	identyfikator	0001
	nazwa	Rawicz
Skala mapy:	1:500	
Sekcja:	6.160.11.21.4.1, 6.160.11.21.4.2	
Nazwa układu współrzędnych	Prostokątnych płaskich	PL-2000 strefa 6
	Układu wysokości	PL-EVRF2007-NH
Oznaczenie granic obszaru, który był przedmiotem aktualizacji	-----	
Informacje dotyczące granic	z ewidencji gruntów	
Informacje o służebnościach gruntowych mających wpływ na zagospodarowanie gruntów, zlokalizowanych w granicach projektowanej inwestycji	nie badano	
Data opracowania mapy	18.07.2024r	
<div><div><div>ZENIT JOANNA ANTONIAK Masłowo, ul. Żniwna 12, 63-900 Rawicz NIP 699-194-43-42, Regon 383250906 tel. 787 240 280</div><div>mgr inż. PAWEŁ ŁĄCZ geodeta uprawniony Masłowo, ul. Żniwna 12 63-900 Rawicz, Upr. nr 23453</div></div><div><div>..... nazwa wykonawcy</div><div>..... imię i nazwisko geodety</div></div></div>		

Uwaga: Nie wyklucza się istnienia w terenie innych, nie wskazanych na niniejszej mapie urządzeń podziemnych, które nie były zgłoszone do inwentaryzacji lub o których brak jest danych archiwalnych.

Poświadczam, że niniejszy dokument został opracowany w wyniku prac geodezyjnych i kartograficznych, których rezultaty zawiera operat techniczny pozytywnie zweryfikowany. Jednocześnie informuję, że jestem świadomy odpowiedzialności karnej za złożenie fałszywego oświadczenia.	
Identyfikator zgłoszenia prac geodezyjnych	DGK.6640.1140.2024
Organ służby geodezyjnej, który otrzymał zgłoszenie	Starosta Rawicki
Wykonawca prac geodezyjnych	ZENIT JOANNA ANTONIAK Masłowo, ul. Żniwna 12, 63-900 Rawicz NIP 699-194-43-42, REGON 383250906 tel. 787 240 280
Nr oraz data sporządzenia dokumentu zawierającego wynik pozytywnej weryfikacji	Protokół Weryfikacji nr 1 z dn. 30.07.2024r.
Imię i nazwisko oraz nr uprawnień zawodowych kierownika prac	mgr inż. PAWEŁ ŁĄCZ geodeta uprawniony Masłowo, ul. Żniwna 12 63-900 Rawicz, Upr. nr 23453

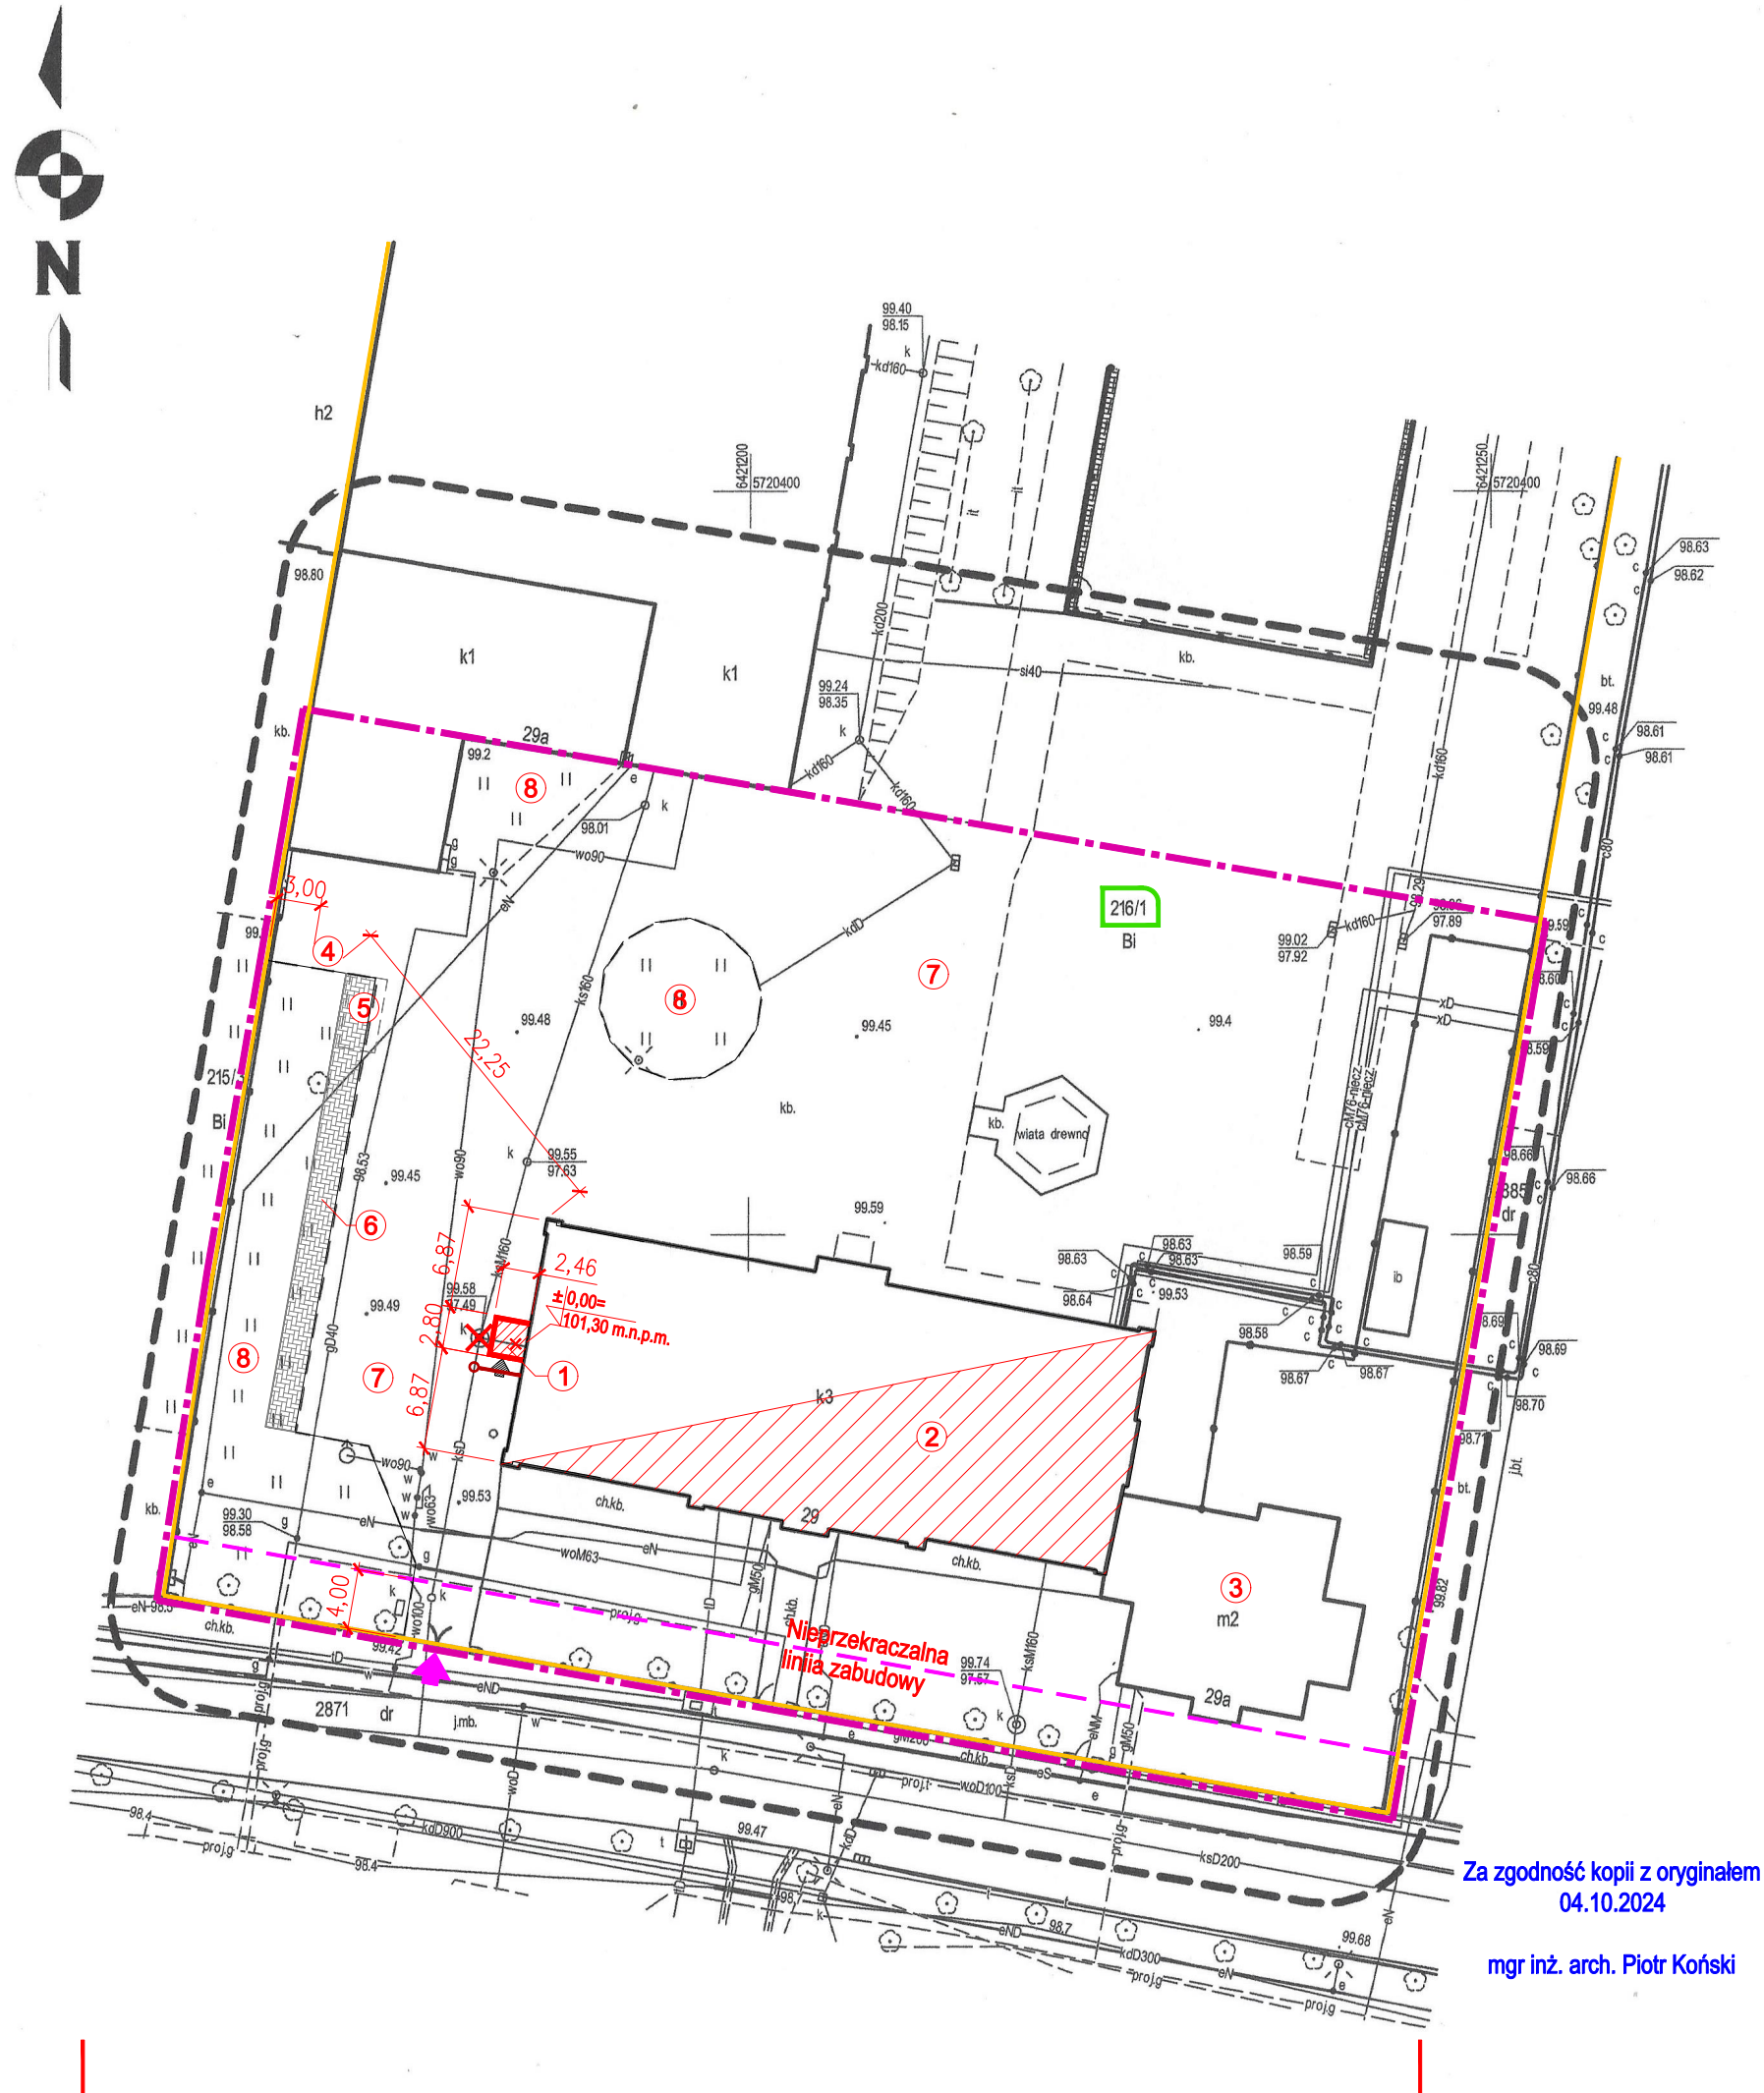

PROJEKT ZAGOSPODAROWANIA DZIAŁKI:

1. Projektowana rozbudowa i przebudowa budynku dydaktycznego o dźwig osobowy
2. Istniejący budynek dydaktyczny
3. Istniejący budynek mieszkalny
4. Miejsce składowania odpadów stałych
5. Istniejące miejsca postojowe
6. Planowane utwardzenia
7. Istniejące utwardzenia
8. Zielen

- Projektowany przebieg instalacji kanalizacji sanitarnej
- ✗✗ projektowany demontaż infrastruktury (wewnętrznej kanalizacji sanitarnej)
- Istniejący wjazd na działkę
- - - Obszar objęty opracowaniem
- Granica działki

Format rysunku: 297x570	Faza projektu: PAB	Inwestor:  Powiat Rawicki ul. Rynek 17 63-900 Rawicz	
Skala: 1 : 500	Data: 04.10.2024		
Adres inwestycji: część działki nr 216/1 ul. Wały J. Dąbrowskiego 29 63-900 Rawicz		Nazwa projektu/Obiekt: <b>ROZBUDOWA I PRZEBUDOWA BUDYNKU DYDAKTYCZNEGO O DŻWIG OSOBOWY</b>	
Branża: Architektura		Nazwa rysunku: <b>PROJEKT ZAGOSPODAROWANIA TERENU</b>	
			Nr arkusza: <b>Ark. nr A.10</b>
Autor projektu:  mgr inż. arch. Piotr Koński		Numer uprawnień:  Upr.nr WP-OIA/OKK/UpB/26/2007 specjalność architektoniczna do projektowania bez ograniczeń	Podpis:
Sprawdzający:  mgr inż. arch. Dorota Duda		Numer uprawnień:  Upr.nr 06/05/DOIA specjalność architektoniczna do projektowania bez ograniczeń	Podpis:
Projektował:  inż. Robert Jamroz		Numer uprawnień:  Upr. nr WKP/0146/POOE/08 do projektowania bez ograniczeń w specjalności instalacyjnej w zakresie sieci, instalacji i urządzeń elektrycznych i elektroenergetycznych	Podpis:
Sprawdził:  mgr inż. Krzysztof Palica		Numer uprawnień:  Upr. nr 355/DOŚ/15 do projektowania bez ograniczeń w specjalności instalacyjnej w zakresie sieci, instalacji i urządzeń elektrycznych i elektroenergetycznych	Podpis:
Projektował:  mgr inż. Dawid Olejnik		Numer uprawnień:  Upr. nr WKP/0163/PWOS/16 do projektowania bez ograniczeń w specjalności instalacyjnej w zakresie sieci, instalacji i urządzeń cieplnych, wentylacyjnych, gazowych, wodociagowych i kanalizacyjnych	Podpis:
Sprawdził:  mgr inż. Maciej Maćkowiak		Numer uprawnień:  Upr. nr WKP/0167/PWOS/24 do projektowania bez ograniczeń w specjalności instalacyjnej w zakresie sieci, instalacji i urządzeń cieplnych, wentylacyjnych, gazowych, wodociagowych i kanalizacyjnych	Podpis: